


Rozdzielnica saunarium i brodzika 230/400V: RS.

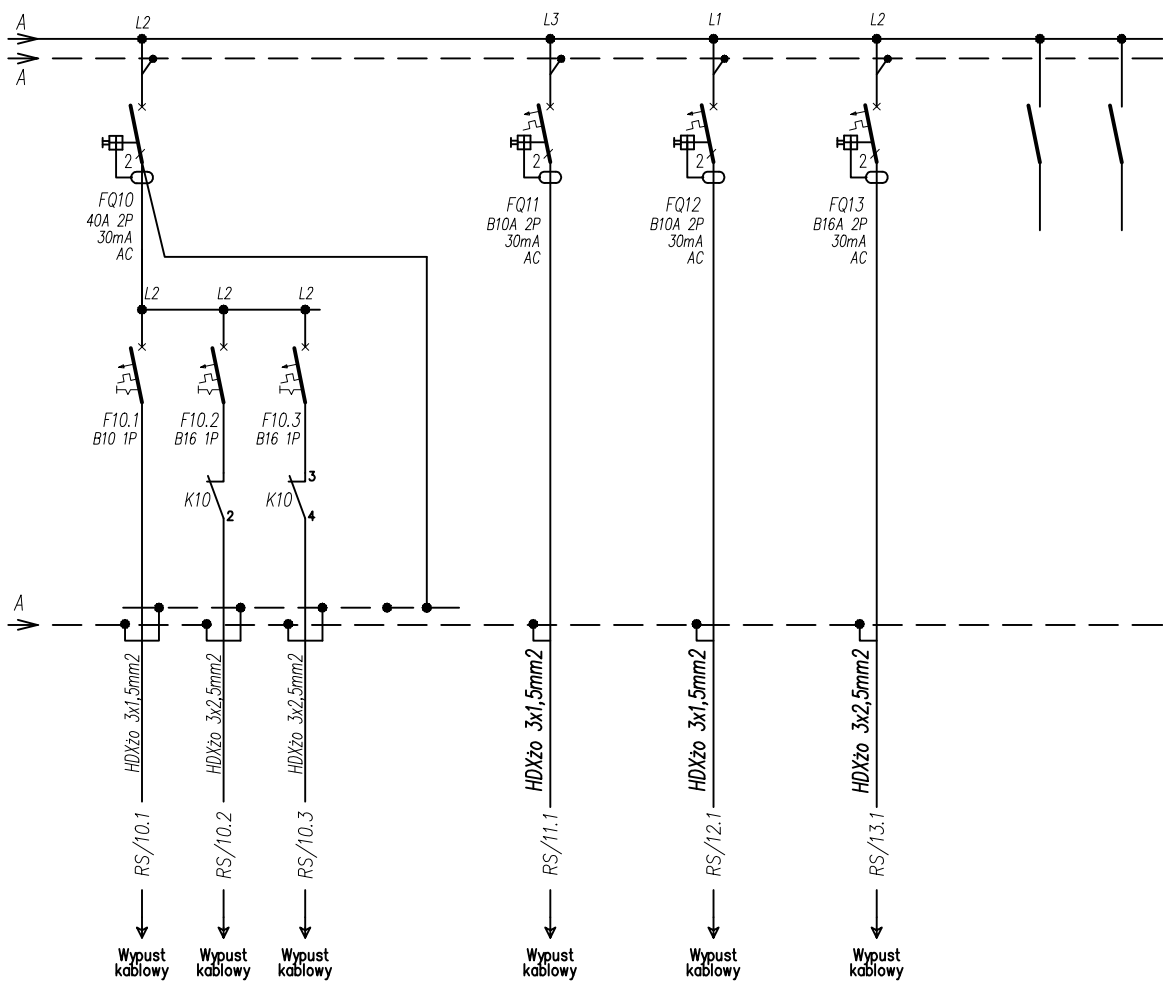


Pompa kondensatu	Wypust 230V - osuszacz basenowy	Wypust 230V - osuszacz basenowy	Zegar sterujący
0,14	0,75	0,75	-

Automatyka pompowa: pompa obiegowa - instalacja C.O.
0,2


Wentylator dachowy
0,1

Gniazdo wtyczkowe 230V - pam. gospodarcze
2,0

rezerwa	rezerwa

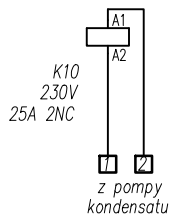

Rozdzielnica
Natynkowa
IP55
kl. izol. I
Gł. [mm] 270

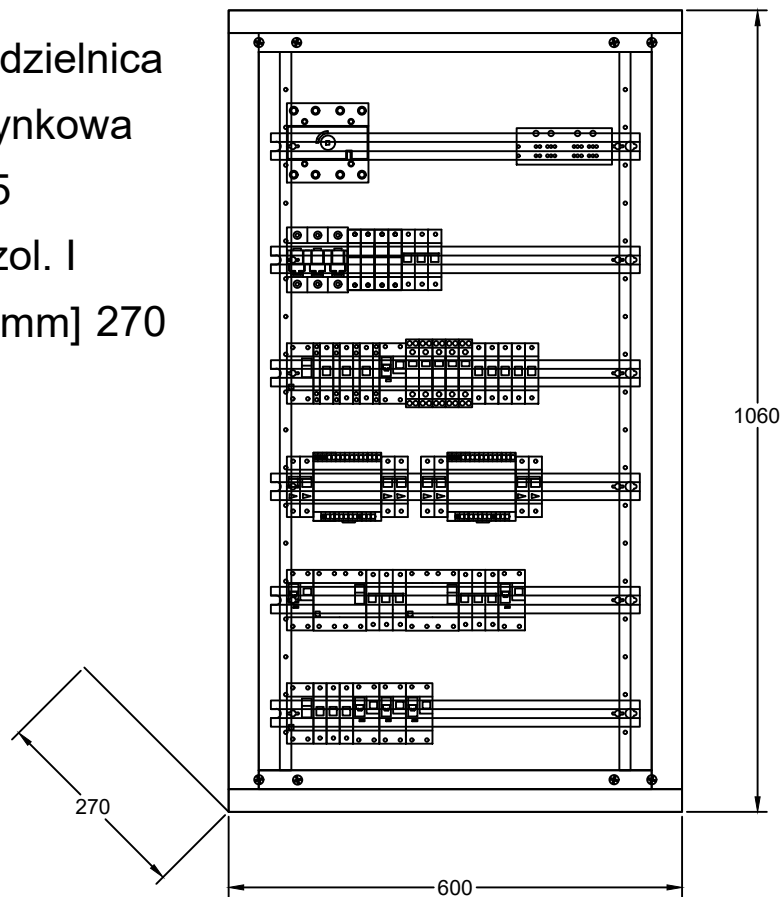

Pracownia projektowa A.F.PROJEKT
44-100 Gliwice, ul. Świętej Katarzyny 2/5
kom/tel. 604 842 926/ 32 793 03 22
e-mail: afprojekt@vp.pl

INWESTOR	Gmina Strzelce Opolskie Plac Myśliwca 1, 47-100 Strzelce Opolskie		
OBIEKT	Budynek Centrum Rekreacji Wodnej i Sportu "Strzelec" ul. Opolska 46, 47-100 Strzelce Opolskie		
PROJEKT	PROJEKT PRZEBUDOWY ZAPLECZA GASTRONOMICZNEGO NA SAUNARIUM Z ATRAKCJAMI WODNYMI	część PT	
TEMAT RYSUNKU	SCHEMAT IDEOWY ROZDZIELNICZY SAUNARIUM RS - cz. 2.		skala 1:10
PROJEKTOWAŁ	mgr inż. BŁAŻEJ MIGUŁA	SLK/2264/POOE/08	06.2022
SPRAWDZAJĄCY	mgr inż. SZYMON SKROBOL	SLK/3438/POOE/10	06.2022
nr rysunku			E-05