


RZUT DACHU SKALA 1:100

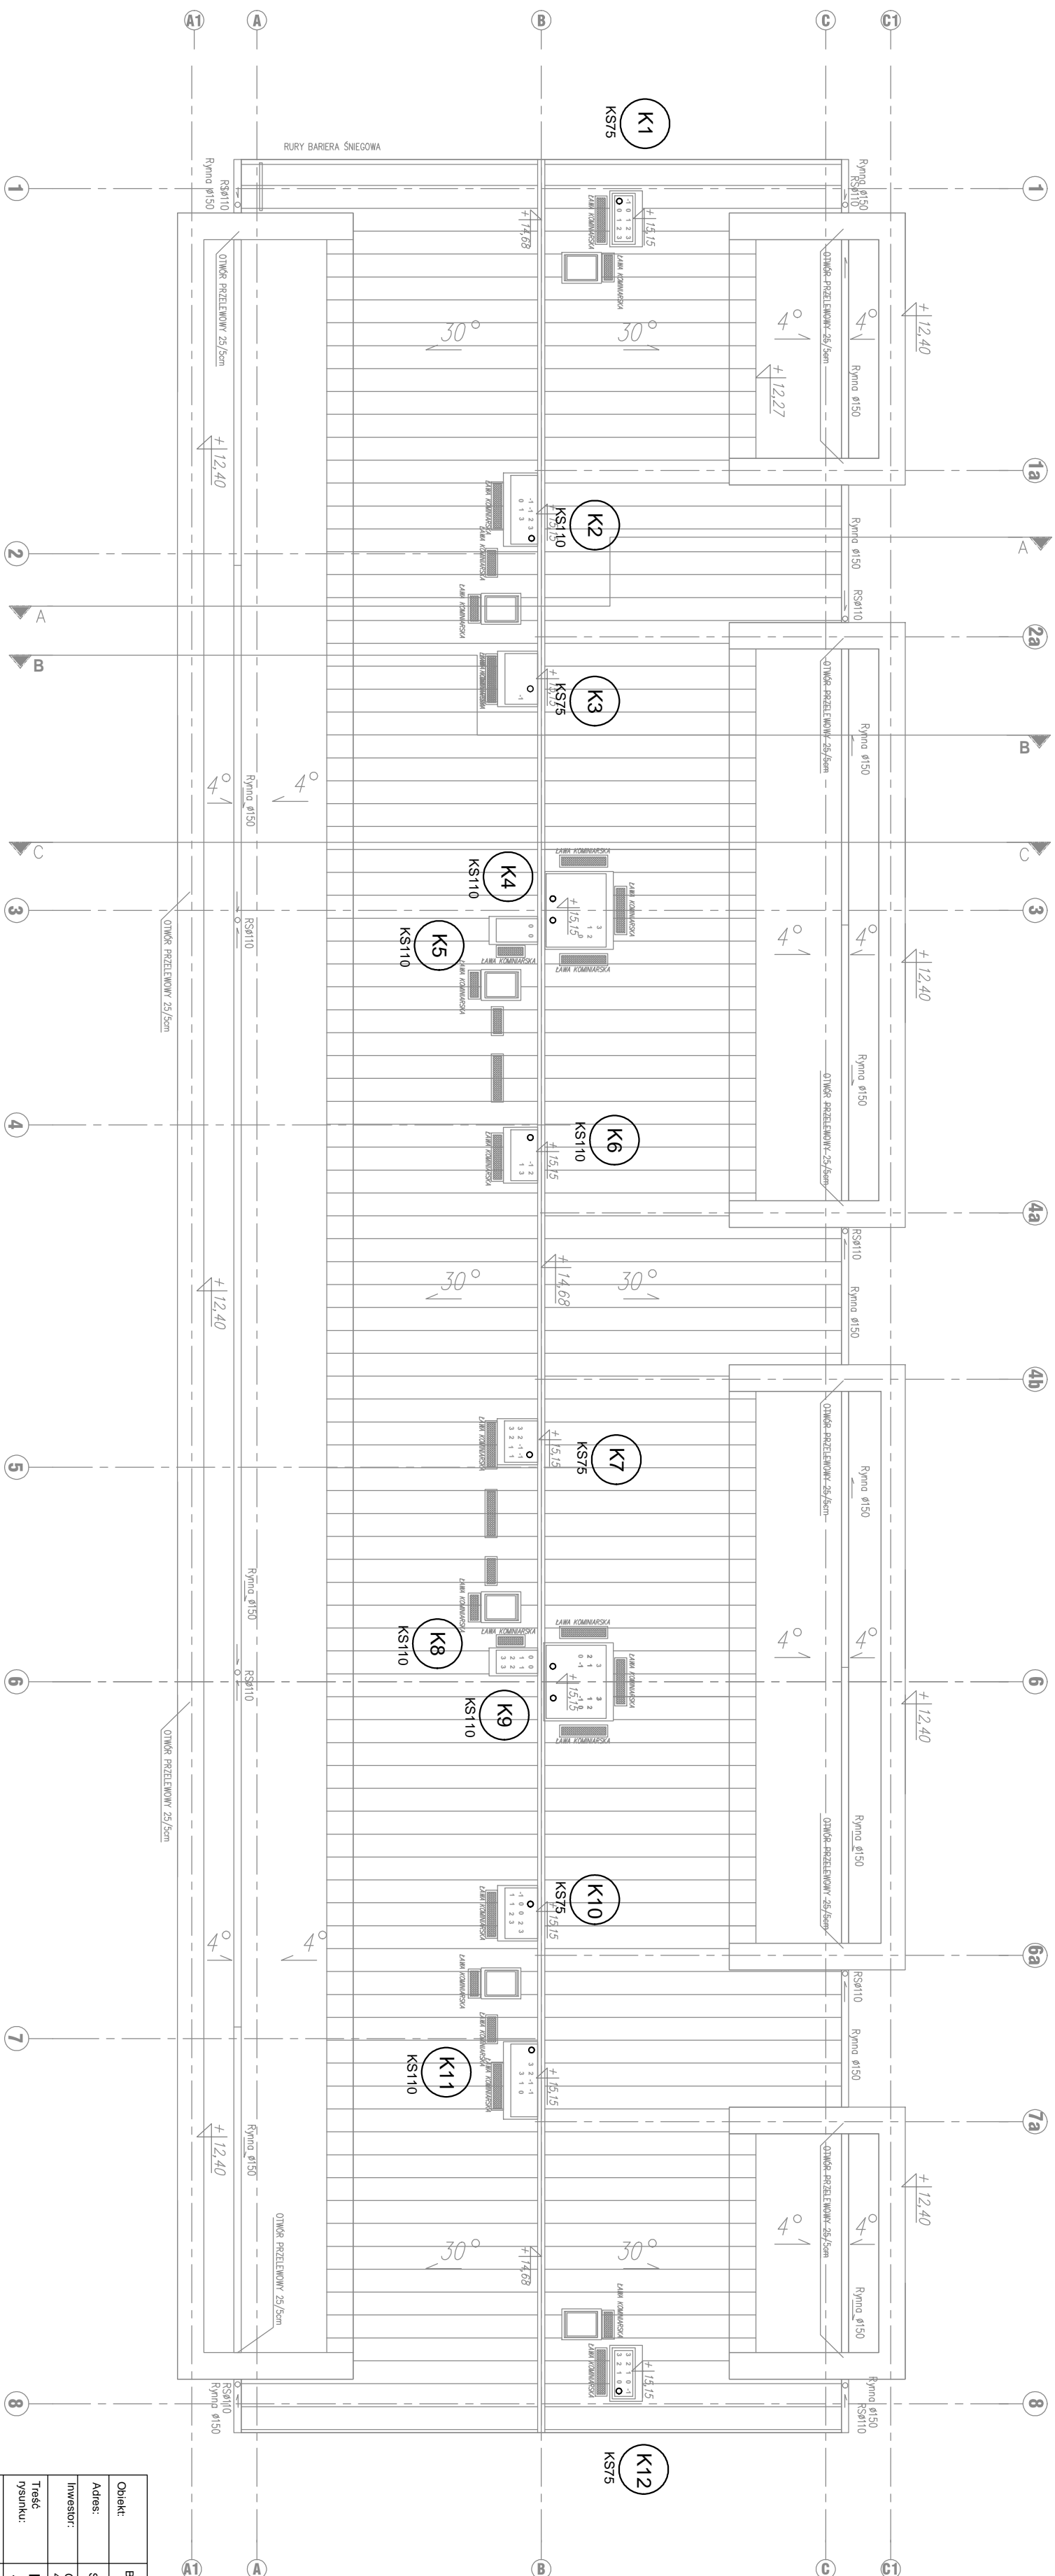

LEGENDA:

(K1) - piony wew. kanalizacji sanitarnej zakończone rurami odpowietrzającymi

Obiekt:	Budynki mieszkalny wielorodzinny		
Adres:	Strześć Opolskie, ul. Bożenichowa, dz. nr 230/83		
Inwestor:	Gmina Strześć Opolskie 47-100 Strześć Opolskie, Plac Młodych 1		
Trzeci rysykult:	INSTALACJA WOD-KAN - RZUT DACHU		
Projektant:	mgr inż. Grzegorz Jurek ul. Hut. nr 40B, 03-430 POCZ. 57/3		
Sprowadzający:	mgr inż. Grzegorz Jurkiewicz ul. Hut. nr 81/90 Op.		
Brzoza:	Skala:	Nr rysunku:	Data:
INSTALACJE SANITARNE	1:100	IS-6	01.2017r.