


RZUT PARTERU  
SKALA 1:100

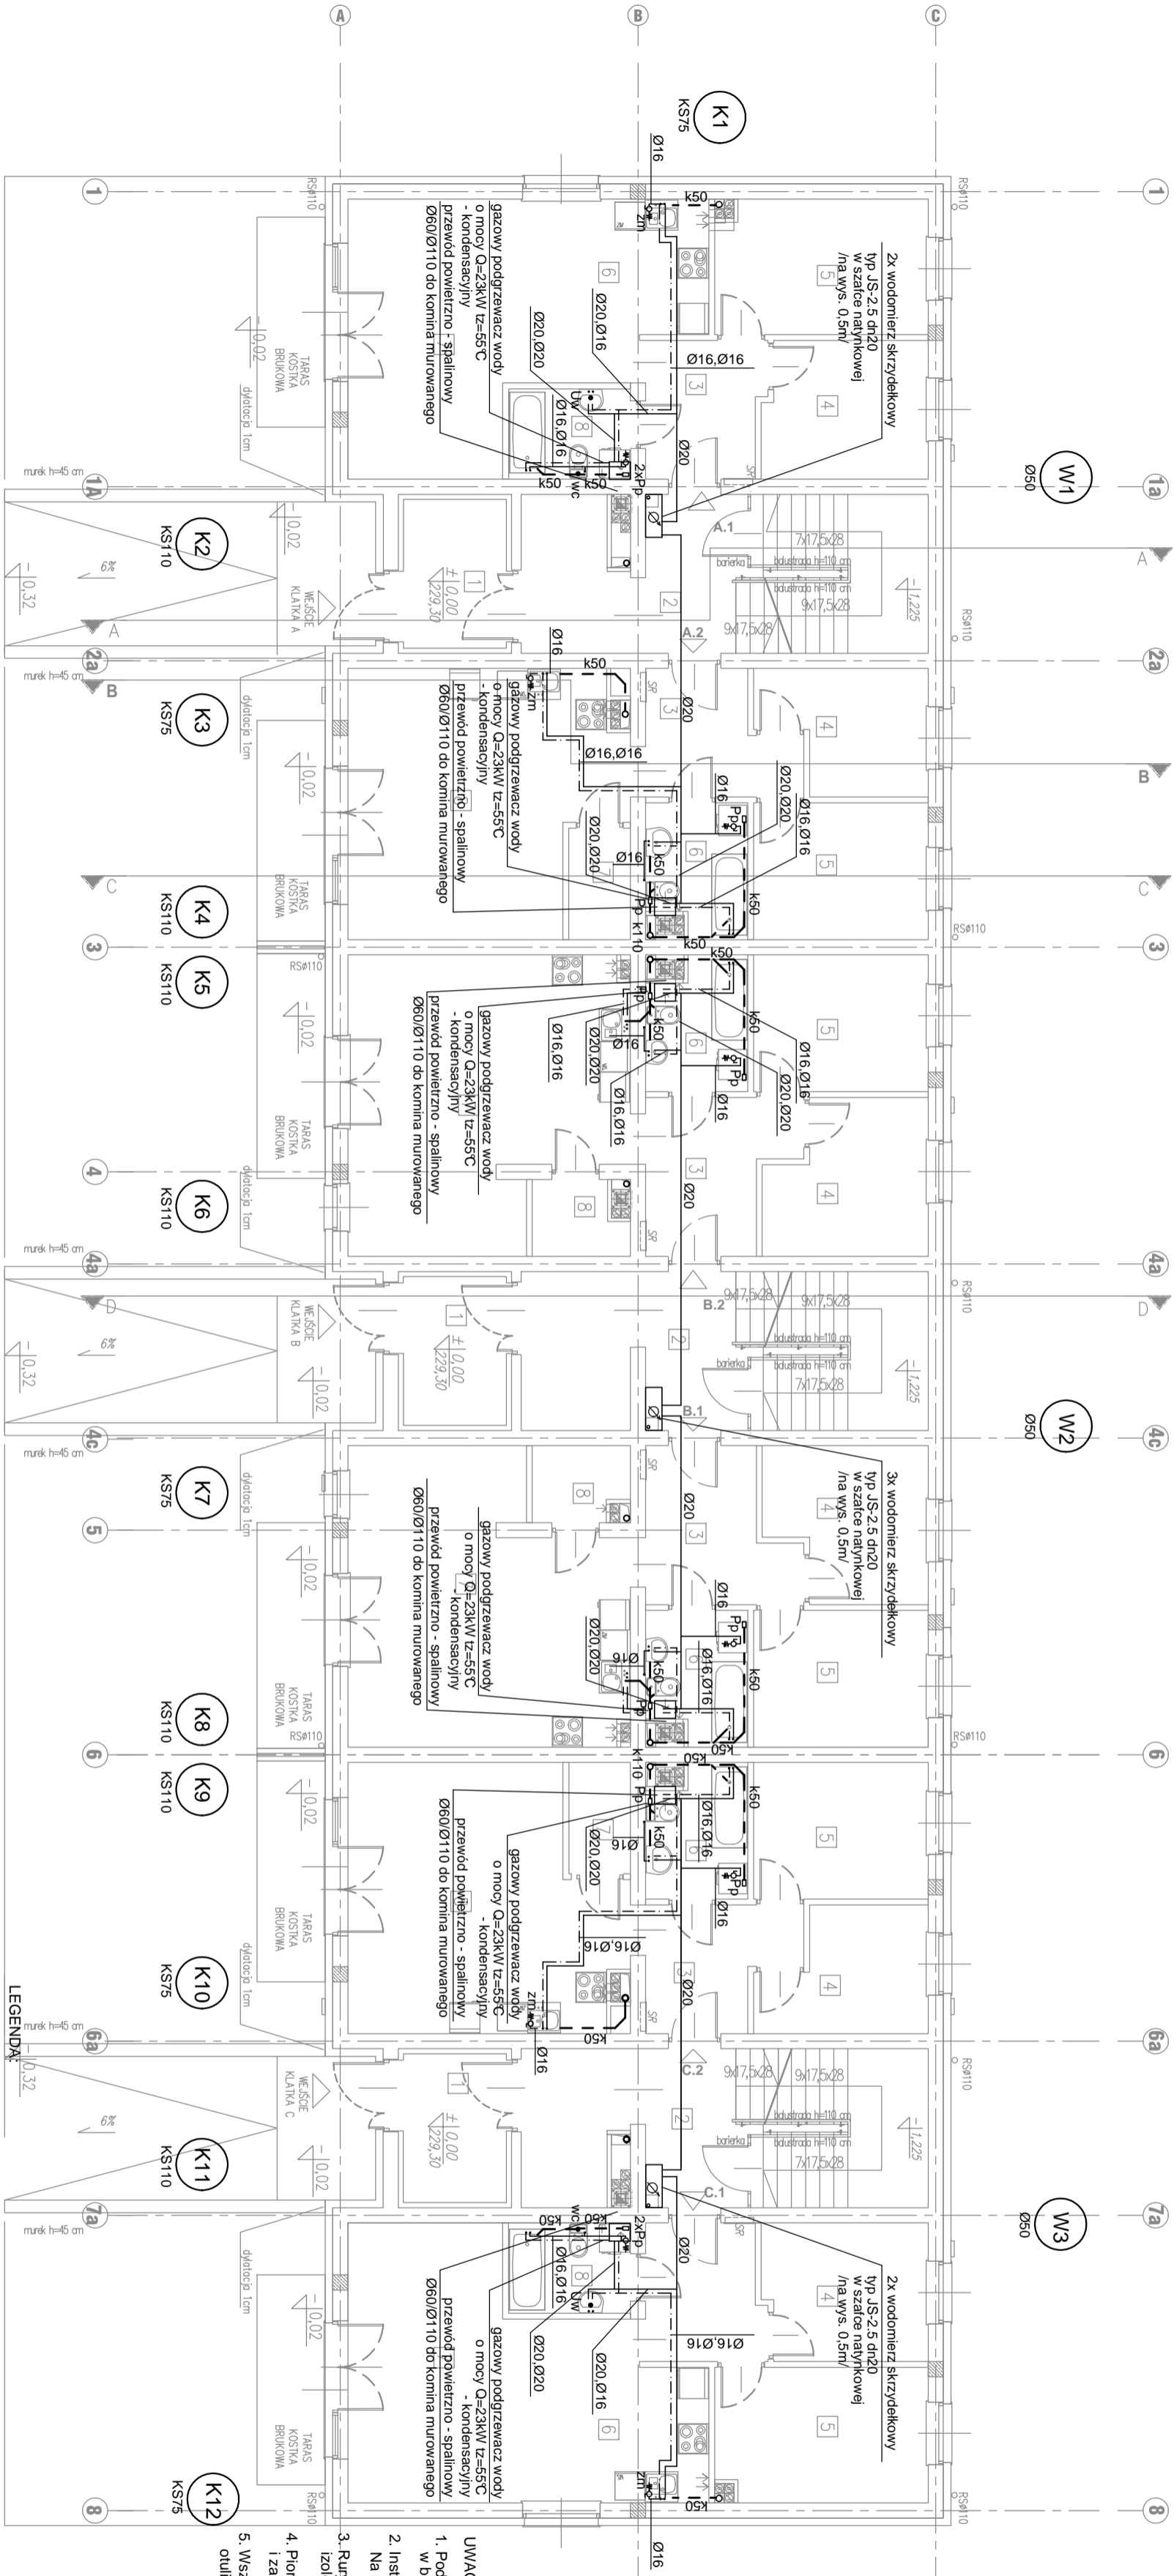

- LEGENDA:
- instalacja wody zimnej / ciepłej
  - wew. kanalizacja sanitarna bryłowa nad posadzką
  - piony wew. instalacji wody / kanalizacji sanitarnej
  - sygn. kanalizacji sanitarnej dn25 - podłogowy - do odprowadzenia
  - z płask. sufitu / skropin z podgrzewacza gazowego

Objekt:	Budynek mieszkalny wielopokładowy		
Adres:	Szerokie Opole, ul. Bożnicowa, dz. nr 230/83		
Inwestor:	Gmina Szerokie Opole, Plac Młodych 1		
Tytuł:	INSTALACJA WOD-KAN		
Opis:	- RZUT PARTERU		
Projektant:	mgr inż. Grzegorz Jurek		
Sprawdzący:	mgr inż. Grzegorz Jurek		
Upr. bud. nr 81/90 Op.	Skala:		
Brano:	Nr rysunku:		
INSTALACJE SANITARNE			Data:
1:100			01.2017.

- UWAGA:
- Podjęta wod.-kan. do przyborów sanitarnych prowadzone w brudach w posadzce i ścianach pomieszczeń
  - Instalacje wodociągowa zaprojektowano z rur z PE-Xc wielowarstwowych
  - Na rys. podano zewnętrzne średnice rur.
  - Rury wody prowadzone w brudach w posadzkach i ścianach izolować termicznie otulinami z pianki PE gr.9 mm w osłonie z laminatu
  - Izokoczyć rurami wywnętrzy
  - Wszystkie piony kanalizacyjne zaizolować cieplnie/akustycznie otulinami z pianki PE lub wełny mineralnej min gr. 30mm