




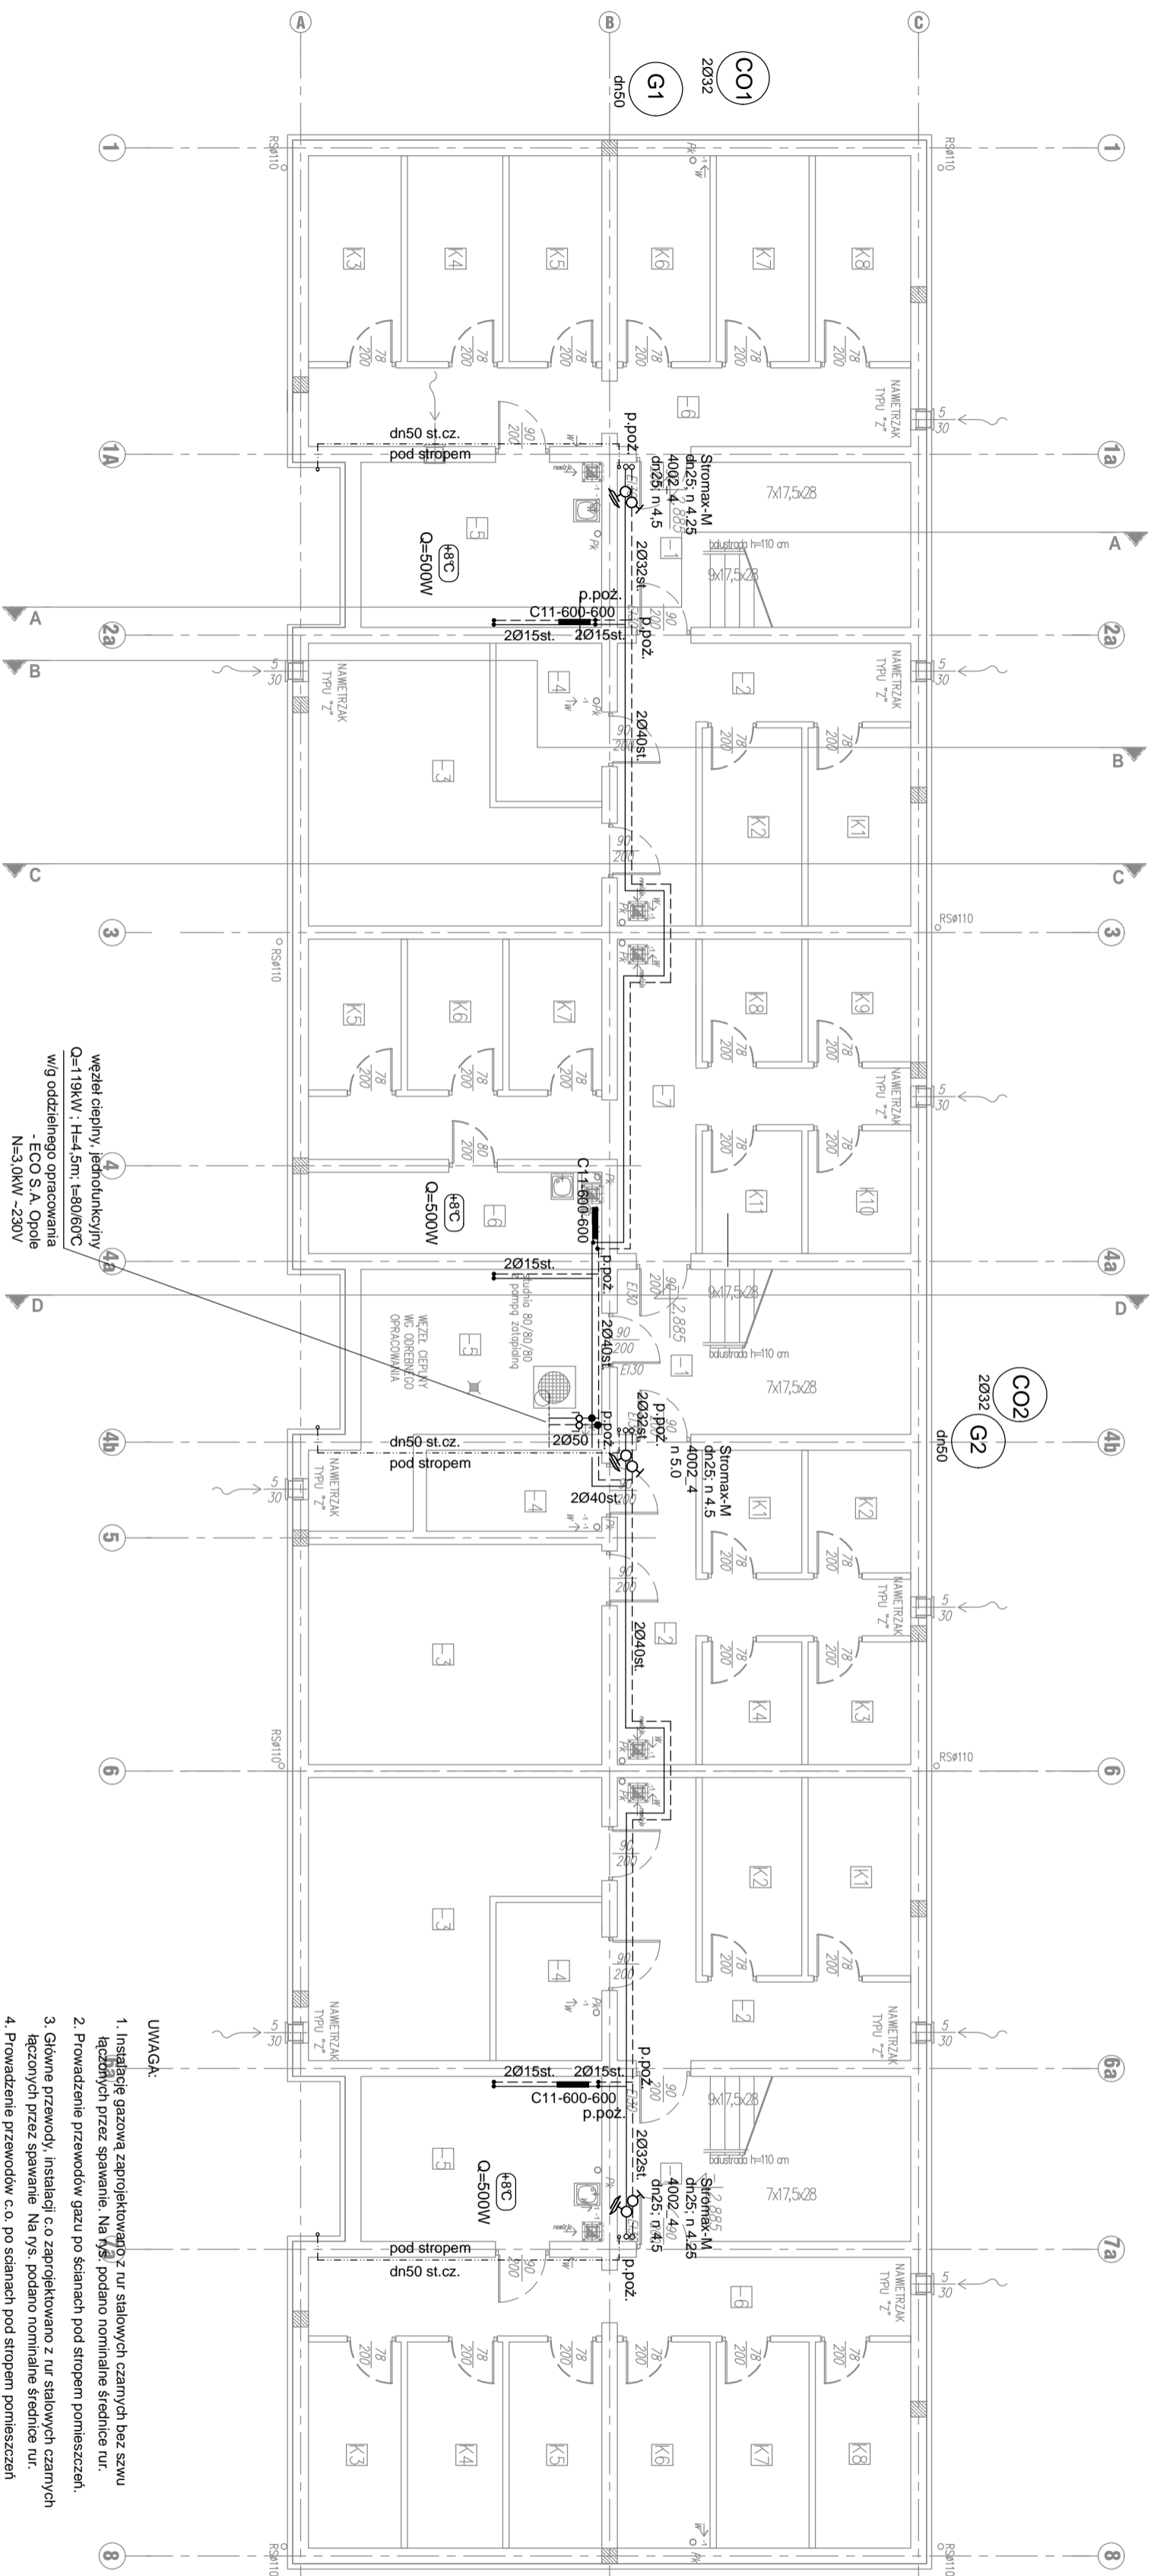

RZUT PIWNICY SKALA 1:100



- LEGENDA:
-  - temperatura obciążeniowa pomieszczenia wraz z zapotrzebowaniem ciepła
 -  - wiew, instalacja gazu
 -  - wiew, instalacja gazu
 -  - filiony wiew, instalacji c.o.
- zawory równoważące STAD (zasłanie)
I STAP (pomysł) firmy IMH Hydronic Engineering
- zabezpieczanie przejścia instalacji wod-han p.poz.
o odporności EIS przegród/budowlanej

| | | | |
|----------------------|---|-------------|-----------|
| Imię: | Bogumił męszkany wieloletni | | |
| Adres: | Ścieżka Opolska, ul. Bożenichowa, dz. nr 23/083 | | |
| Inwestor: | Gmina Ścieżka Opolska 47-100 Ścieżka Opolska, Plac Młwiska 1 | | |
| Treść rysunku: | INSTALACJA GAZU I CO - RZUT PIWNC | | |
| Pojęcie: | miejsc. Głębokość buraw 1000 mm, 1200 mm, 1400 mm, 2000 mm | | |
| Symbolizacja: | miej. rz. Głębokość buraw Upr. bud nr 81/90 Op. | | |
| Brzoza: | Skala | Nr rysunku: | Data |
| INSTALACJE SANITARNE | 1:100 | IS-7 | 01.2027C. |