


RZUT 3 PIĘTRA SKALA 1:100

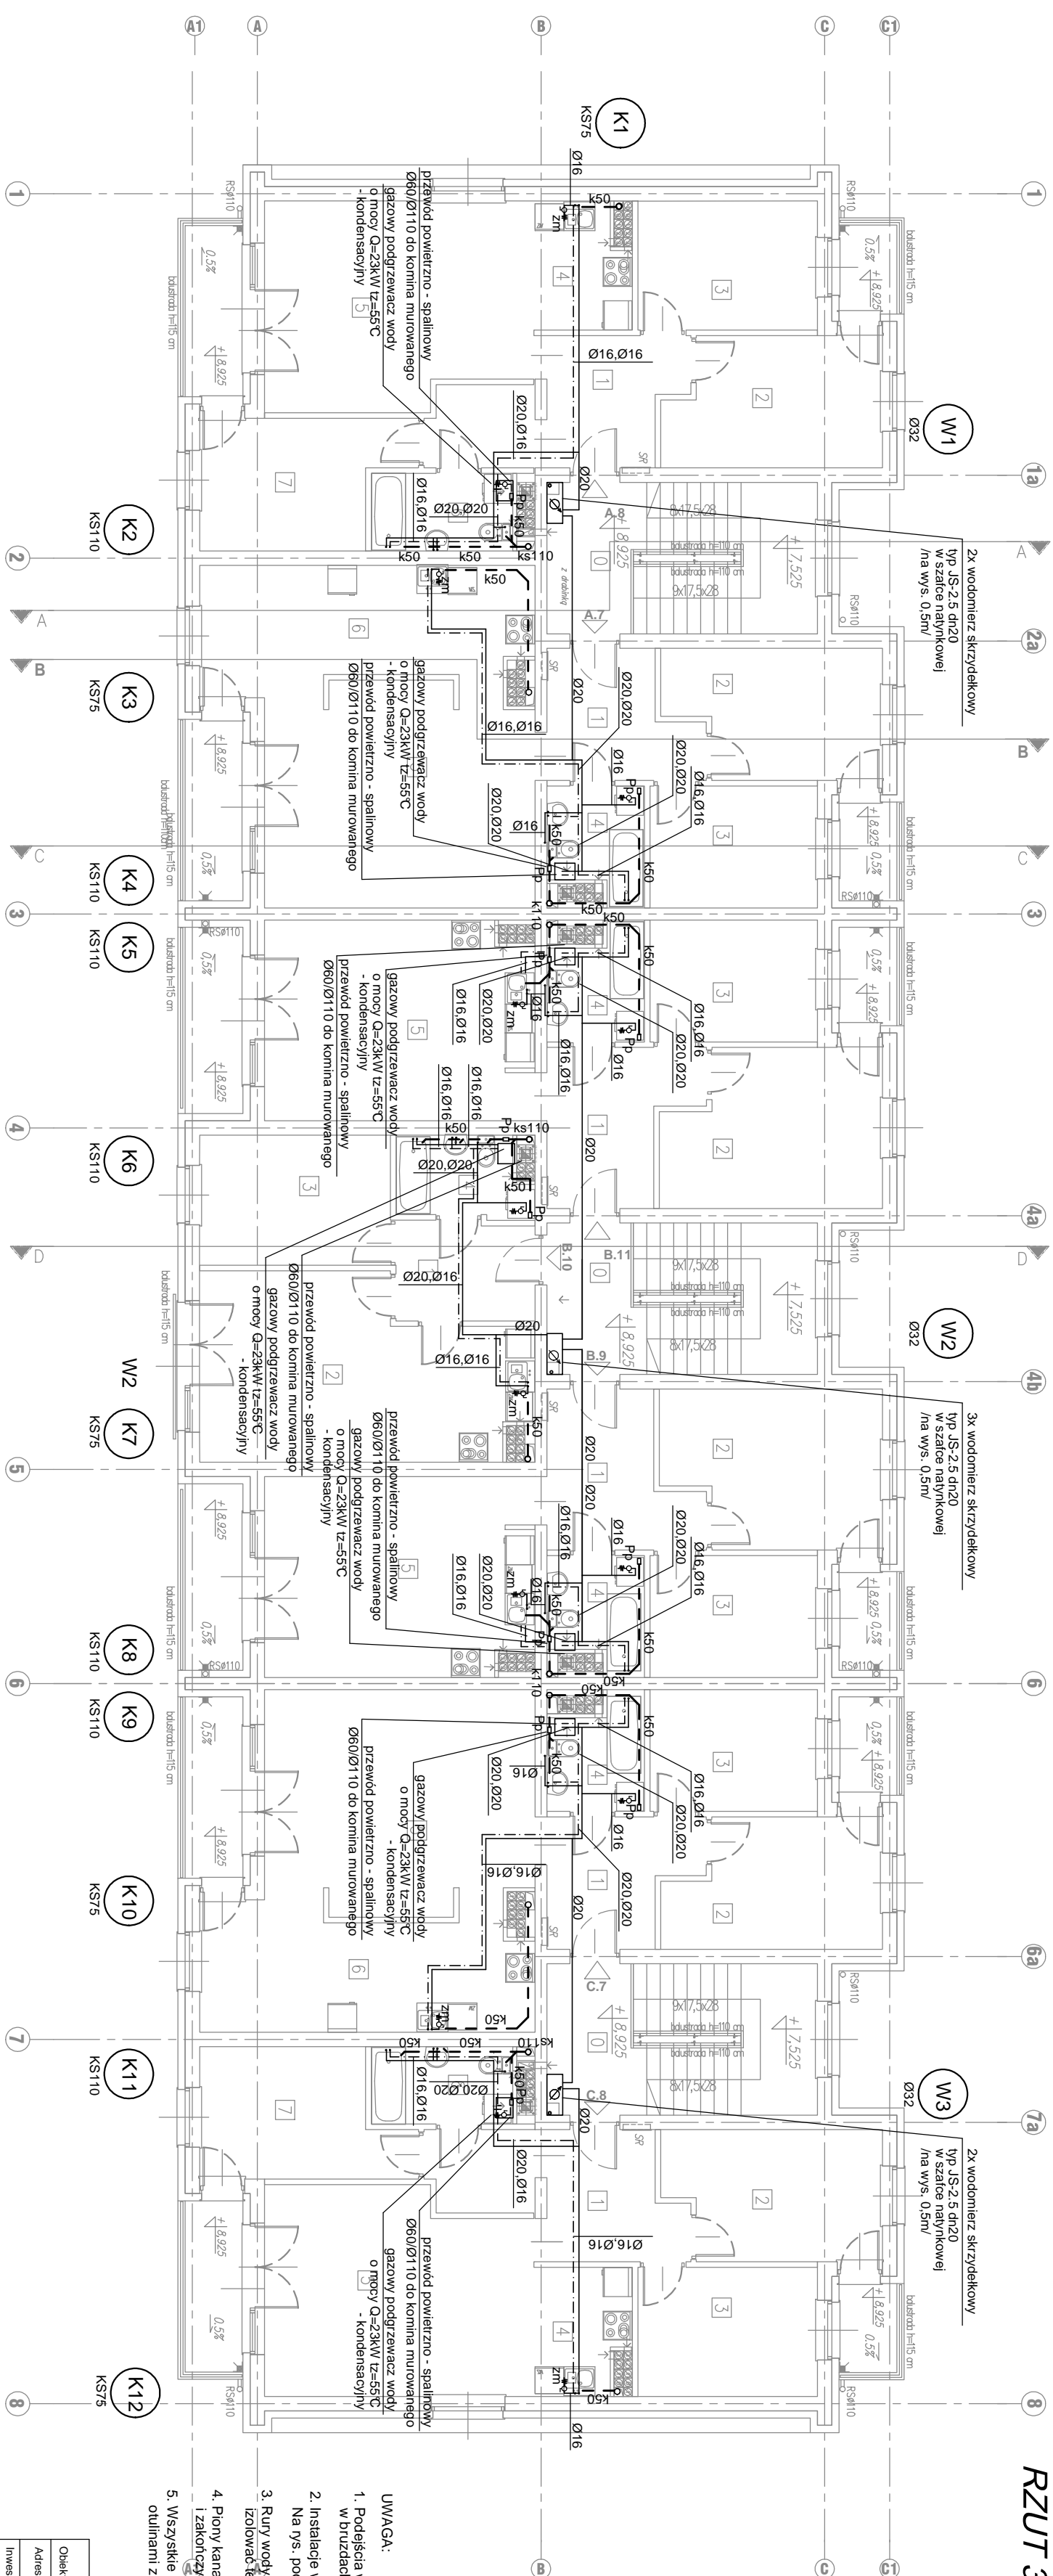

- UWAGA:
1. Podłaskie wod-kan, do przyborów sanitarnych prowadzone w bruzdach w posadzce i ścianach pomieszczeń
2. Instalacje wodociągowe zaprowadzane z ru- z PE-Xc wielowarstwowy Na rys. podano zewnętrzne średnice rur.
3. Rury wody prowadzone w bruzdach w posadkach i ścianach izolować termicznie odłupem z pianki PE gr 10 mm w osłone z laminatu 4. Piony kanalizacyjne wyprzedzić nad dach
4. Piony kanalizacyjne ru- rami wytywnymi i zakotwiczyć
5. Wsypisko piony kanalizacyjne zaizolować cieplnie, uszczelniać odłupem z pianki PE lub wełny mineralnej min. gr. 30mm

[illegible]