



INSTALACJA ELEKTRYCZNA  
RZUT PARTERU  
1:50

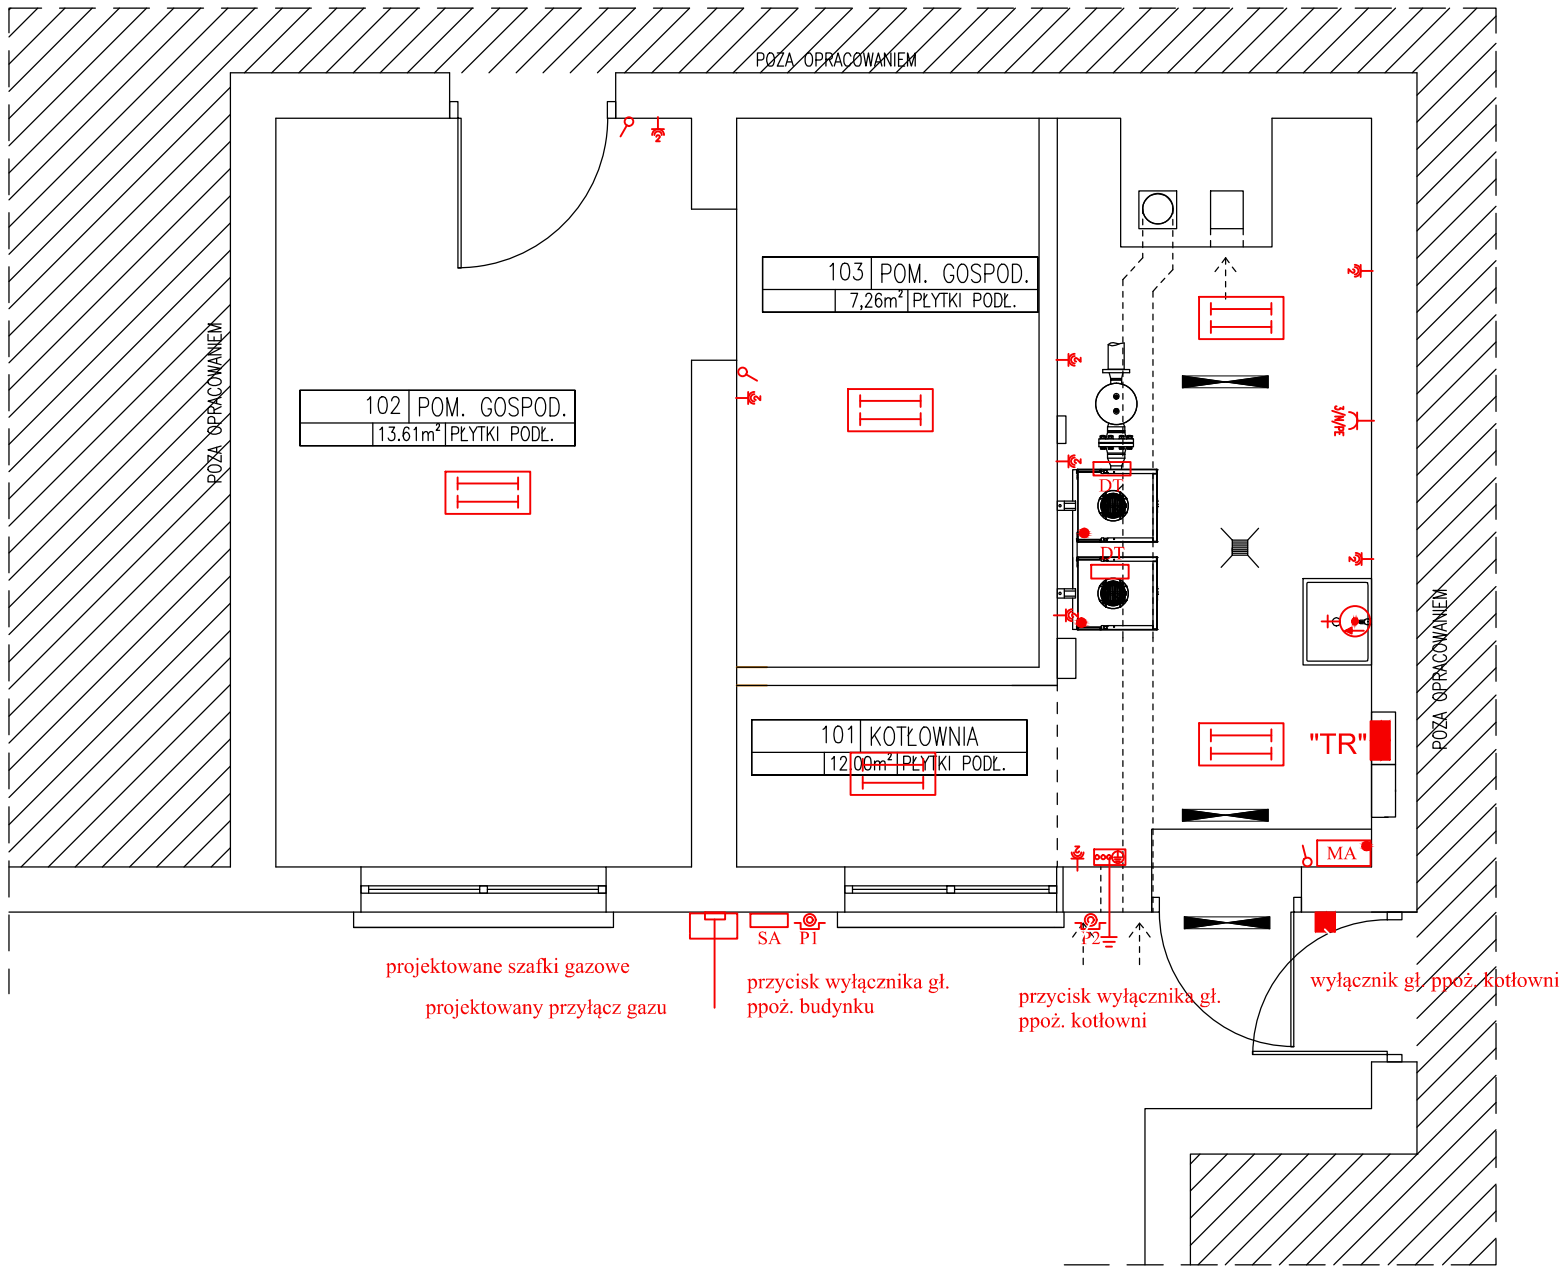

- oprawa oświetleniowa LED Ex 40W
- gniazdo wtykowe ze stykiem uziemiającym szczelne podwójne
- łącznik oświetlenia
- gniazdo 3-faz, 16A, 400V
- przycisk ppoż
- gł. szyna połączeń wyrównawczych
- przepływowy podgrzewacz wody
- MA - moduł alarmowy MD2.Z
- DT - detektor gazu typ DEX12
- SA - sygnalizator akustyczno-optyczny typ SL21
- oprawa awaryjna ewakuacyjna
- zasilanie elektryczne

 <b>"ERDOM" BIURO PROJEKTÓW I NADZORU BUDOWLANEGO</b> 47-100 STRZELCE OP., UL. MARKA PRAWEGO 13/5 tel. 512-215-304 www.ERDOM.eu			
ZAMAWIAJĄCY/CLIENT	GMINA STRZELCE OPOLSKIE, PL. MYŚLIWCA 1, 47-100 STRZELCE OPOLSKIE		
OBIEKT/OBJECT	BUDYNEK OSP, 47-175 KADŁUB, UL. POWSTAŃCÓW ŚLĄSKICH 25, DZIAŁKA NR 379, 380/10, 380/11		
FAZA/PHASE	PROJEKT BUDOWLANY	SKALA/SCALE: 1:50	WSZELKIE PRAWA ZASTRZEŻONE ALL RIGHTS RESERVED
PROJEKTOWAŁ:	G. MAINKA	275/92/OP	TYTUŁ RYSUNKU/DRAWING TITLE: <b>INSTALACJA ELEKTRYCZNA RZUT PARTERU</b>
OPRACOWAŁ:	R. HETMAŃCZYK	294/92/OP	
OPRACOWAŁA:			
DATA:	SIERPIEŃ2020	NUMER RYSUNKU: E-01	
		BRANŻA:	ELEKTRYCZNA
		REWIZJA	--