

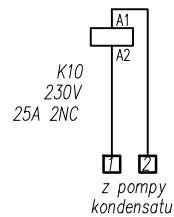


Rozdzielnica saunarium i brodzika 230/400V: RS.

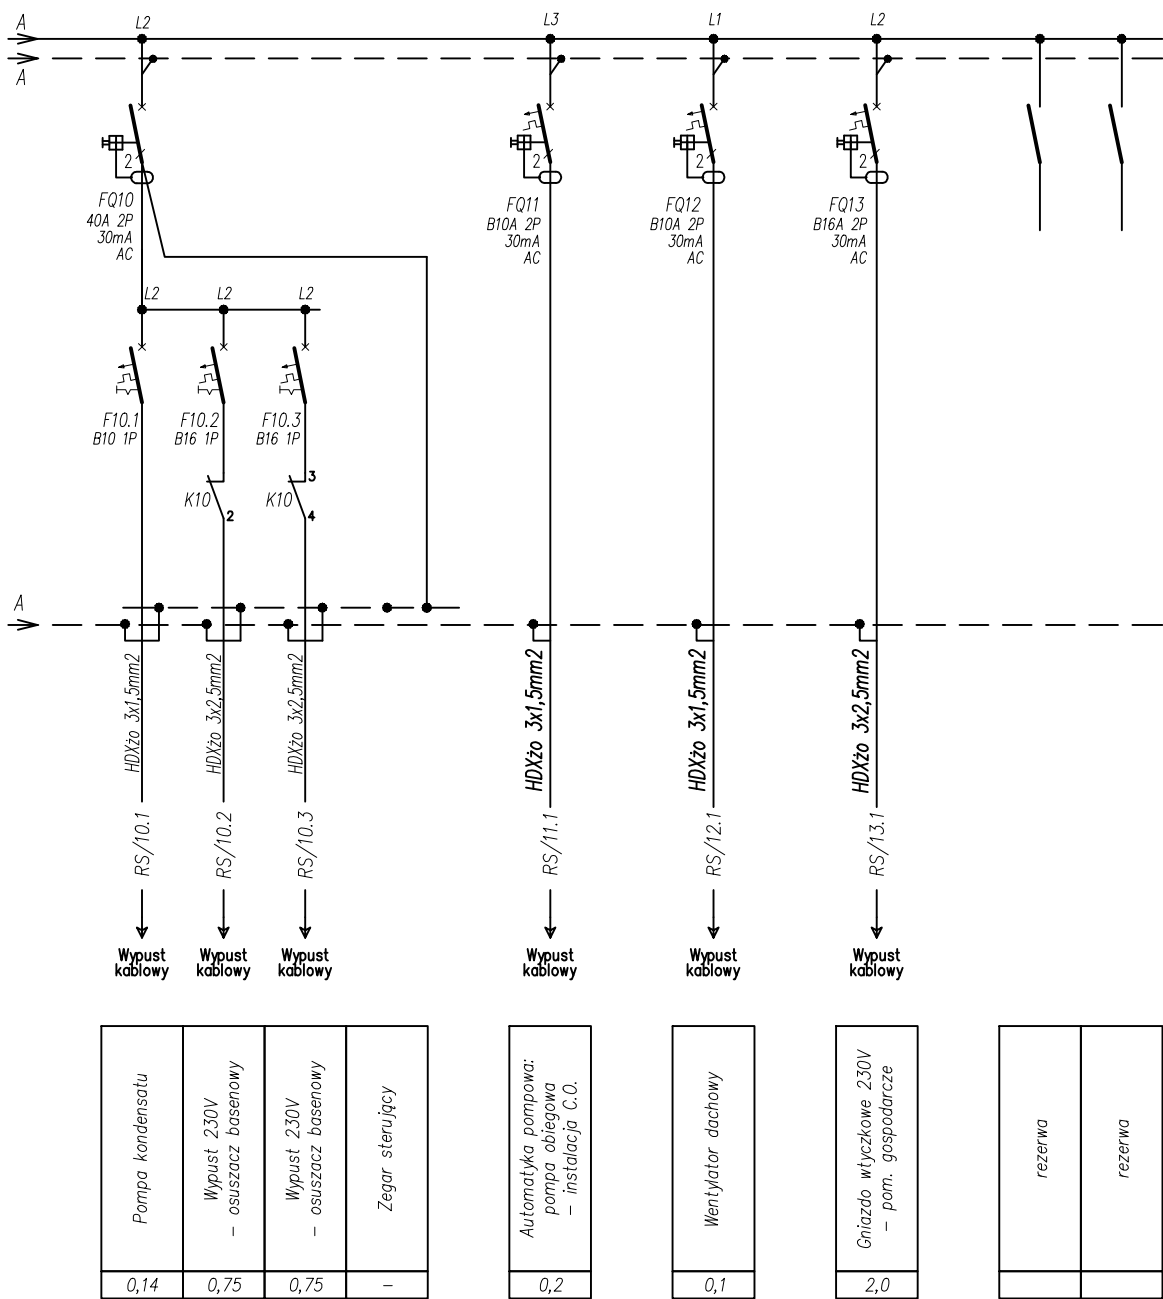

Rozdzielnica  
Natynkowa  
IP55  
kl. izol. I  
Gł. [mm] 270

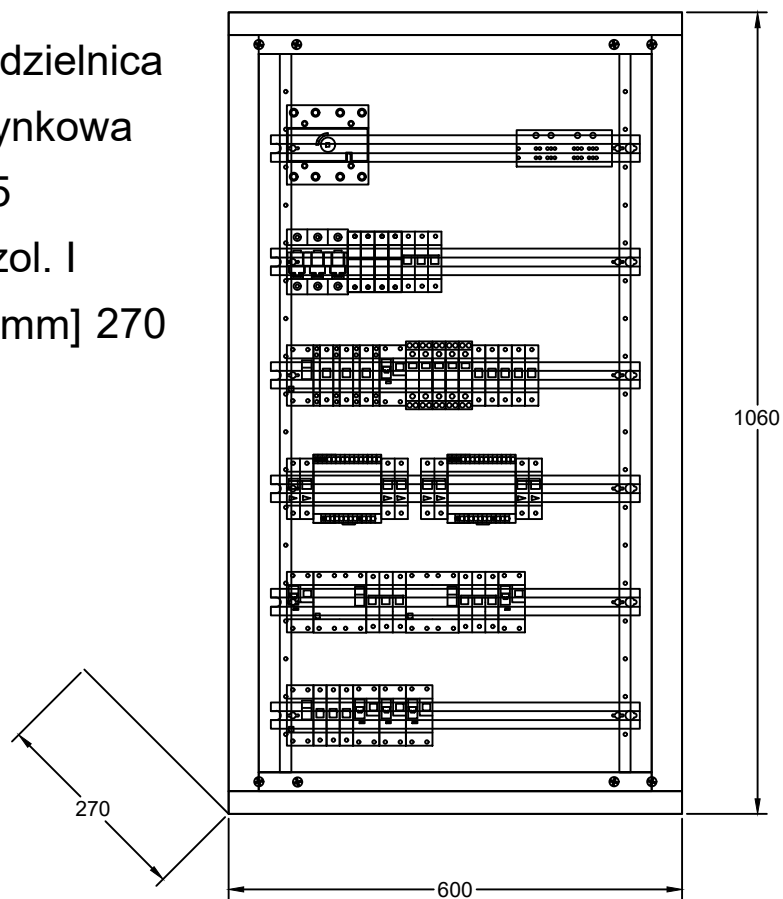

Pracownia projektowa A.F.PROJEKT  
44-100 Gliwice, ul. Świętej Katarzyny 2/5  
kom/tel. 604 842 926/ 32 793 03 22  
e-mail: afprojekt@vp.pl

INWESTOR	Gmina Strzelce Opolskie Plac Myśliwca 1, 47-100 Strzelce Opolskie		
OBIEKT	Budynek Centrum Rekreacji Wodnej i Sportu "Strzelec" ul. Opolska 46, 47-100 Strzelce Opolskie		
PROJEKT	PROJEKT PRZEBUDOWY ZAPLECZA GASTRONOMICZNEGO NA SAUNARIUM Z ATRAKCJAMI WODNYMI	część PW	
TEMAT RYSUNKU	SCHEMAT IDEOWY ROZDZIELNICZY SAUNARIUM RS - cz. 2.		skala 1:10
PROJEKTOWAŁ	mgr inż. BŁAŻEJ MIGUŁA	SLK/2264/POOE/08	06.2022
SPRAWDZAJĄCY	mgr inż. SZYMON SKROBOL	SLK/3438/POOE/10	06.2022
nr rysunku			E-05