


RZUT PARTERU
SKALA 1:100

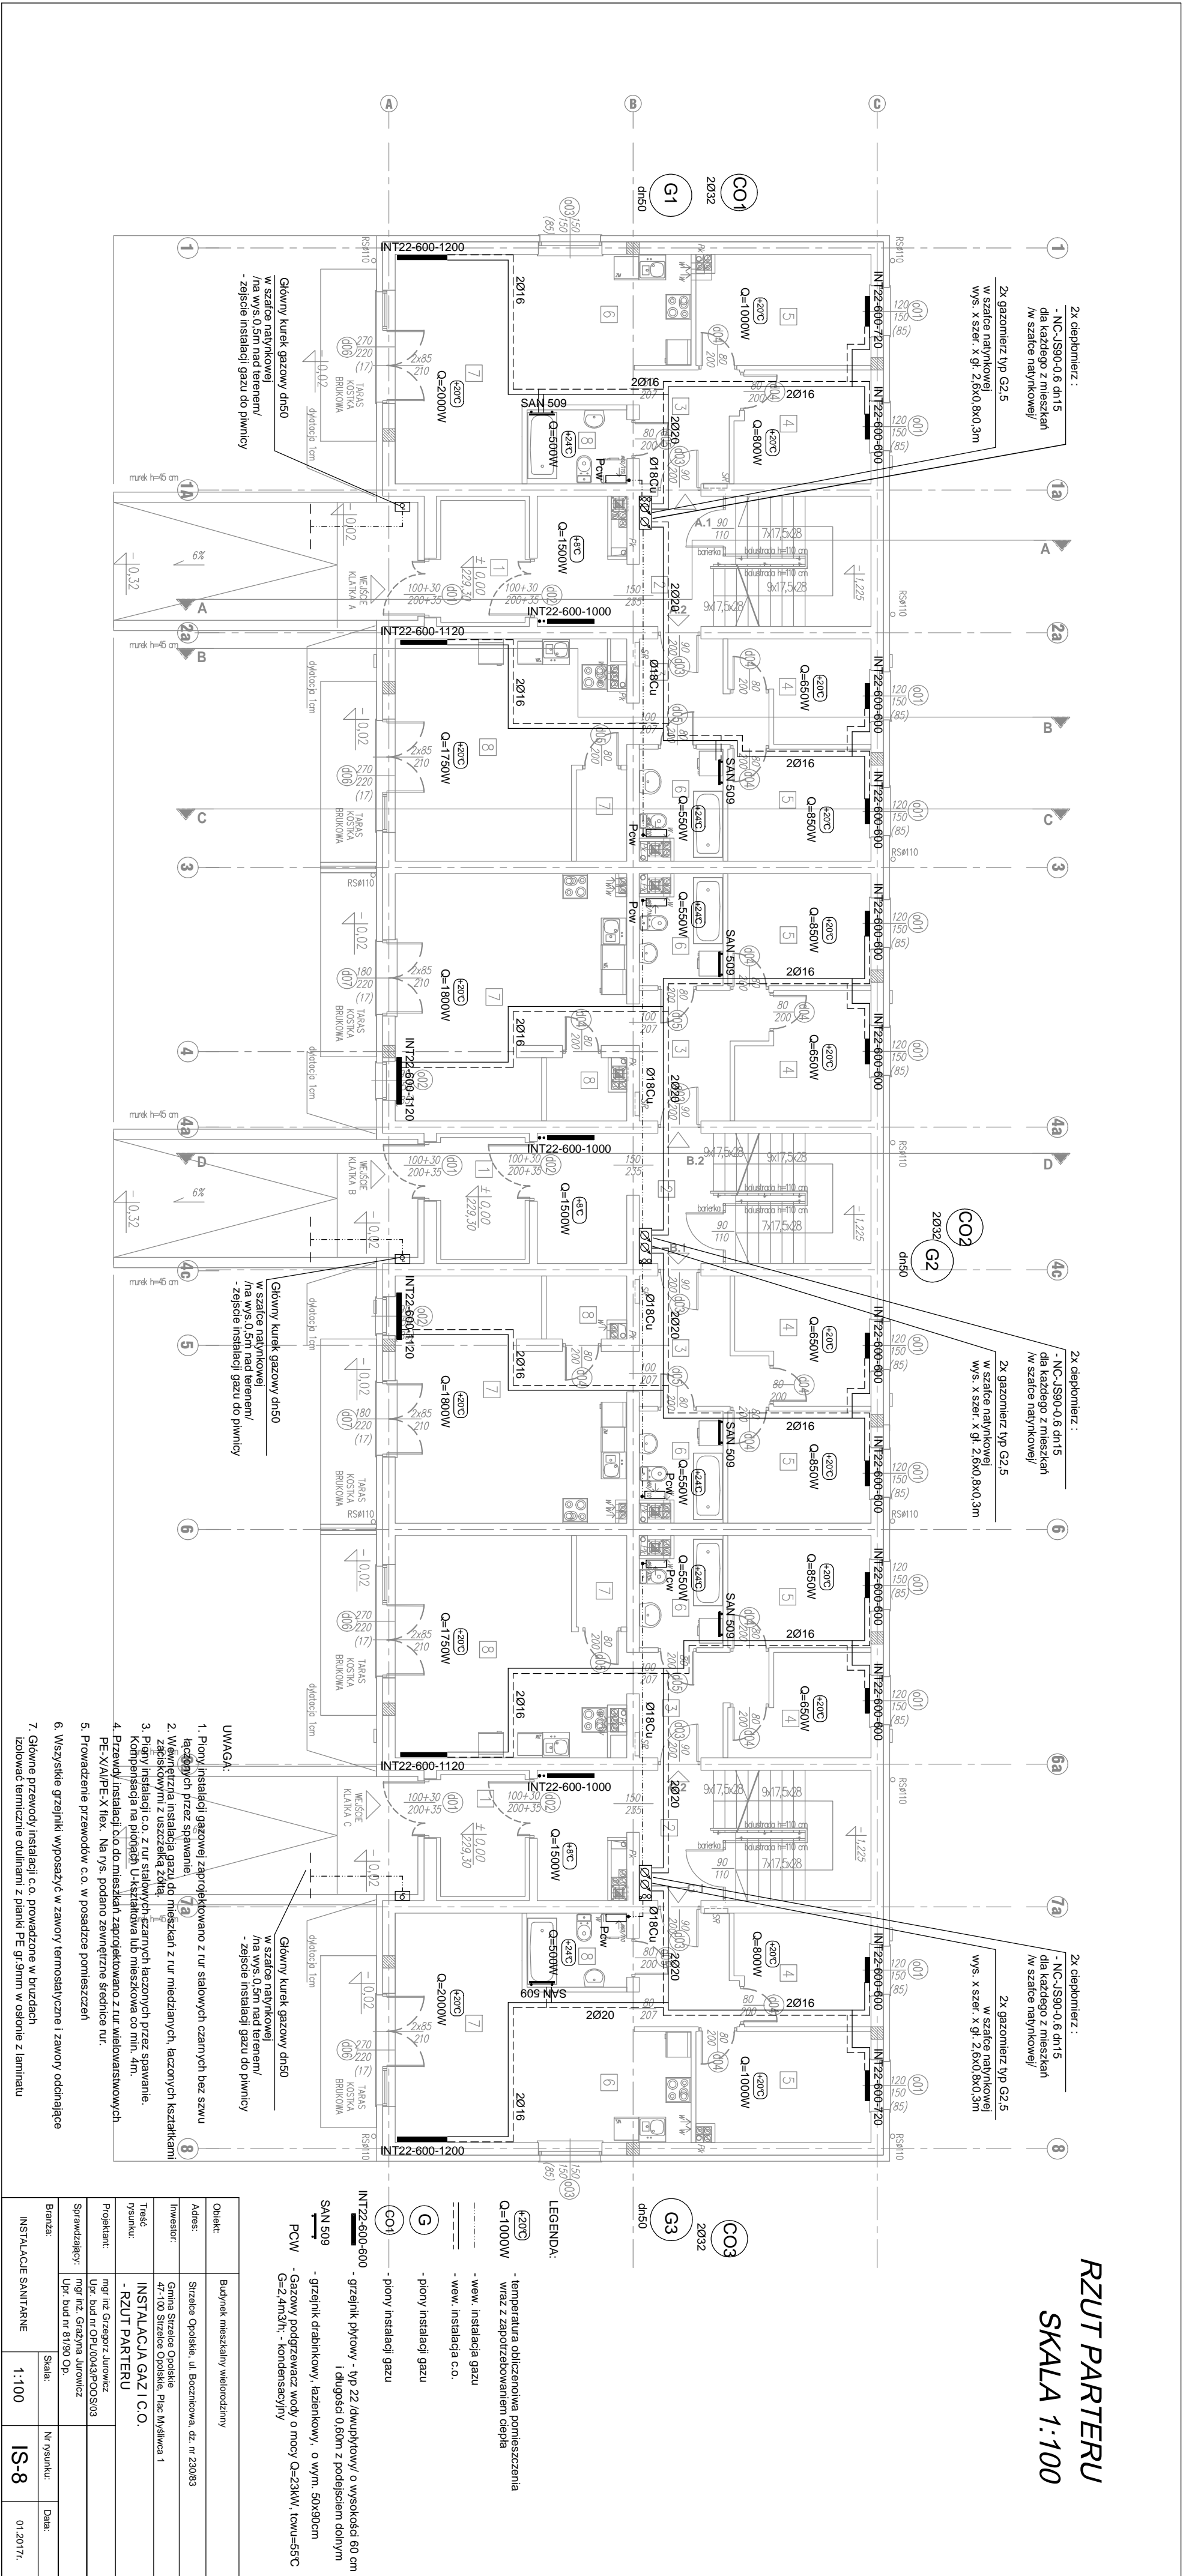

Odekt:			
Budynek mieszkalny wielopokazny			
Adres:			
Szczecin, Opatowska, ul. Boznicowa, dz. nr 230/83			
Inwestor:			
Gmina Szczecin, Opatowska, Plac Młodych 1			
Tytuł:			
INSTALACJA GAZ I C.O.			
Projektant:			
mgr inż. Grzegorz Jurek			
Sprawdzący:			
mgr inż. Grzegorz Jurek			
Upr. bud nr 8190 Op.			
Branża:			
Instalacje Sanitarne			
Skala:		Nr rysunku:	
1:100		IS-8	
		Data:	
		01.2017.	