


RZUT PARTERU
INSTALACJA WOD-KAN

1:50

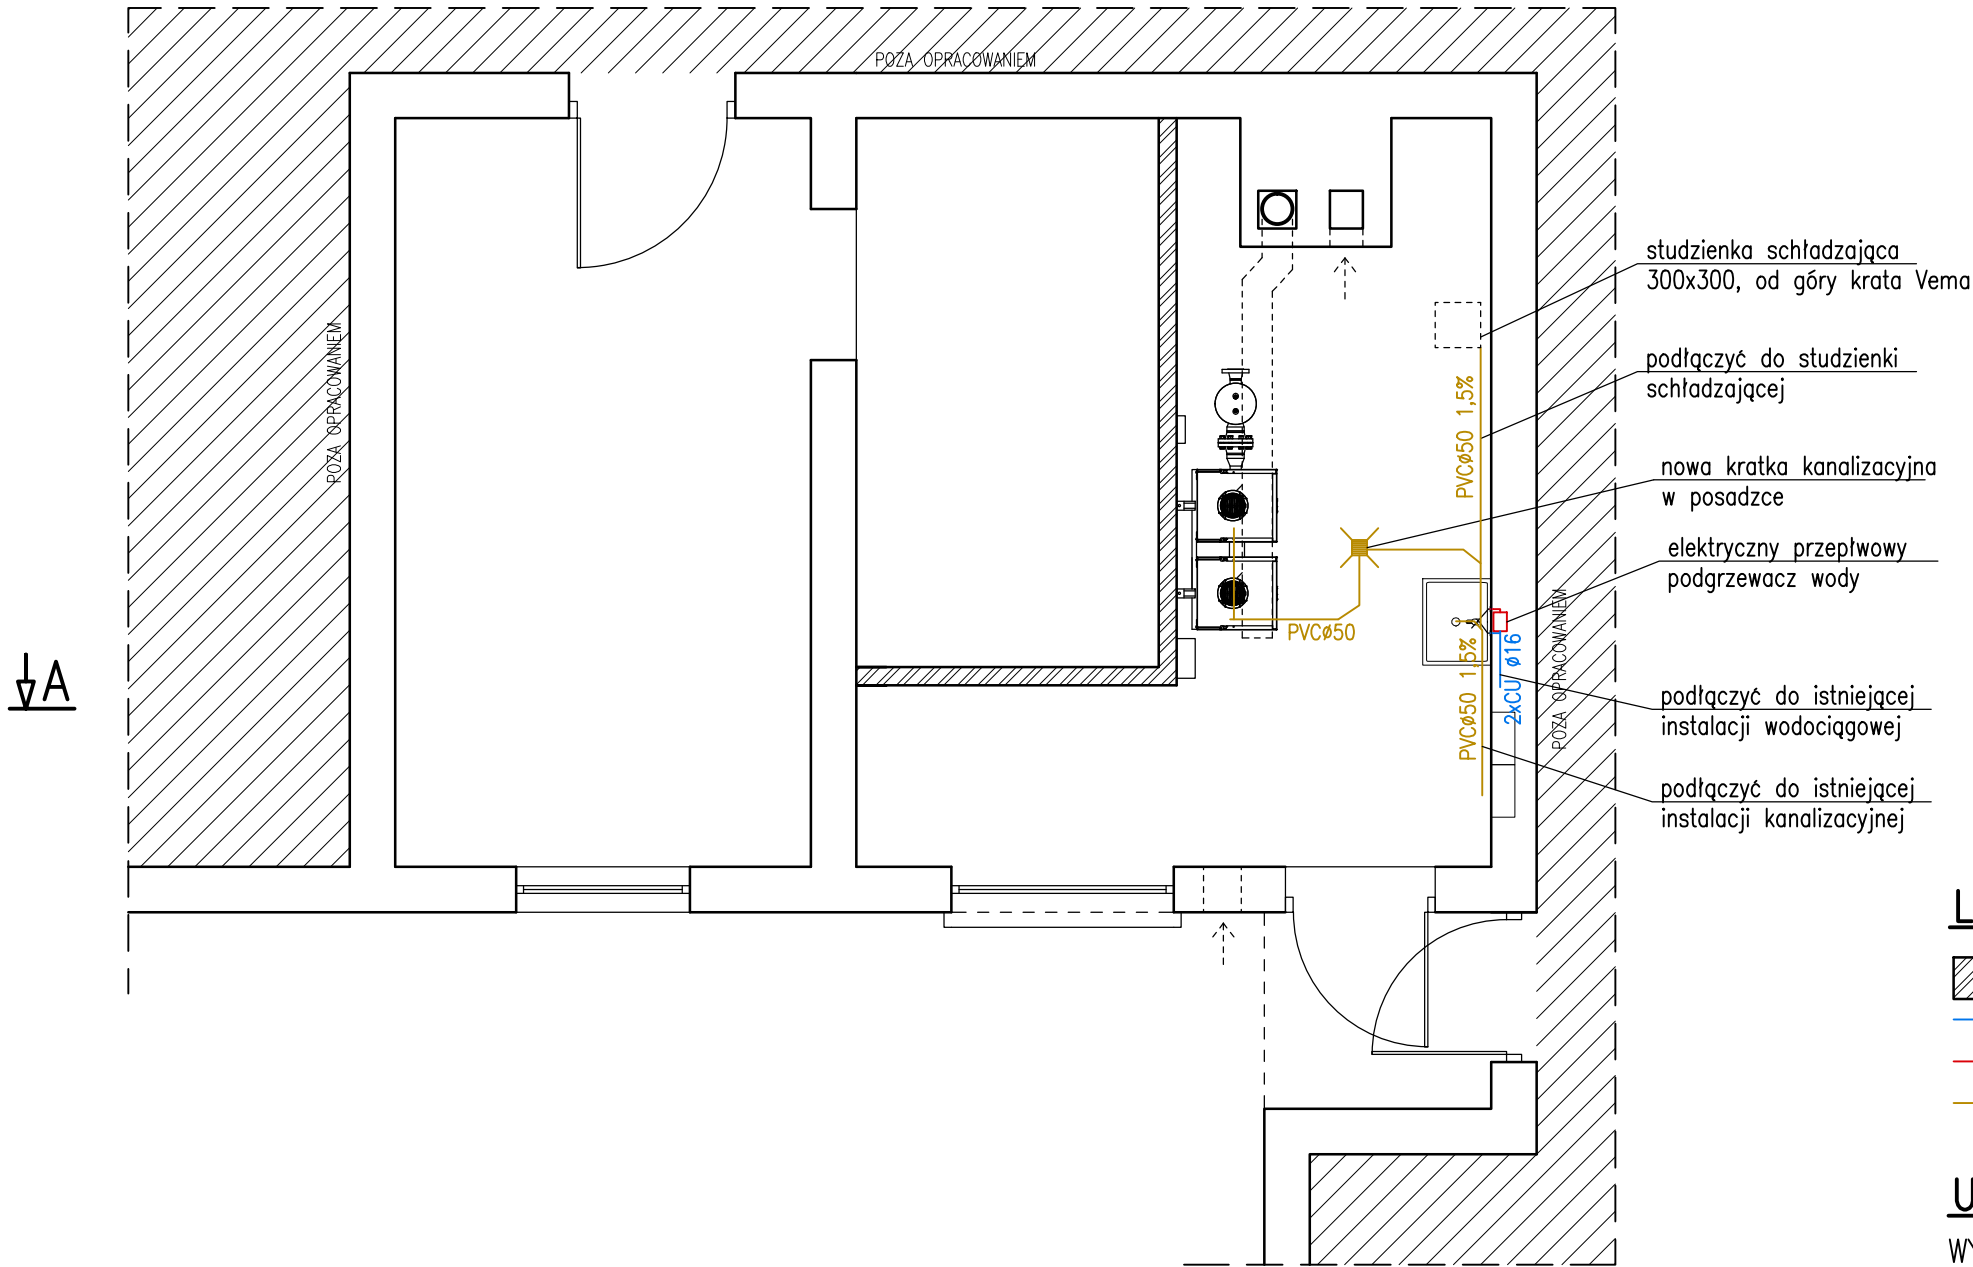


LEGENDA

- PROJEKTOWANE ŚCIANY/ZAMUROWANIA
- INSTALACJA WODY ZIMNEJ
- INSTALACJA CIEPŁEJ WODY UŻYTKOWEJ
- INSTALACJA KANALIZACJI SANITARNEJ

UWAGA

WYMIARY POTWIERDZIĆ NA BUDOWIE

www.ERDOM.eu	 "ERDOM" BIURO PROJEKTÓW I NADZORU BUDOWLANEGO 47-100 STRZELCE OPOLSKIE, MARKA PRAWEGO 13/5 tel. 512-215-304 www.ERDOM.eu			
	ZAMAWIAJĄCY/CLIENT: GMINA STRZELCE OPOLSKIE, PL. MYŚLIWCA 1, 47-100 STRZELCE OPOLSKIE			
	OBIEKT/OBJECT: BUDYNEK OSP, 47-175 KADŁUB, UL. POWSTAŃCÓW ŚLĄSKICH 25, DZIAŁKA NR 379, 380/10, 380/11			
	FAZA/PHASE: PROJEKT BUDOWLANY		SKALA/SCALE: 1:50	WSZELKIE PRAWA ZASTRZEŻONE ALL RIGHTS RESERVED
	PROJEKTOWAŁ: M. MLEKO		SWK/0126/PBS/15	TYTUŁ RYSUNKU/DRAWING TITLE:
	DATA: SIERPIEŃ 2020		NUMER RYSUNKU: E458-S01	BRANŻA: SANITARNA